


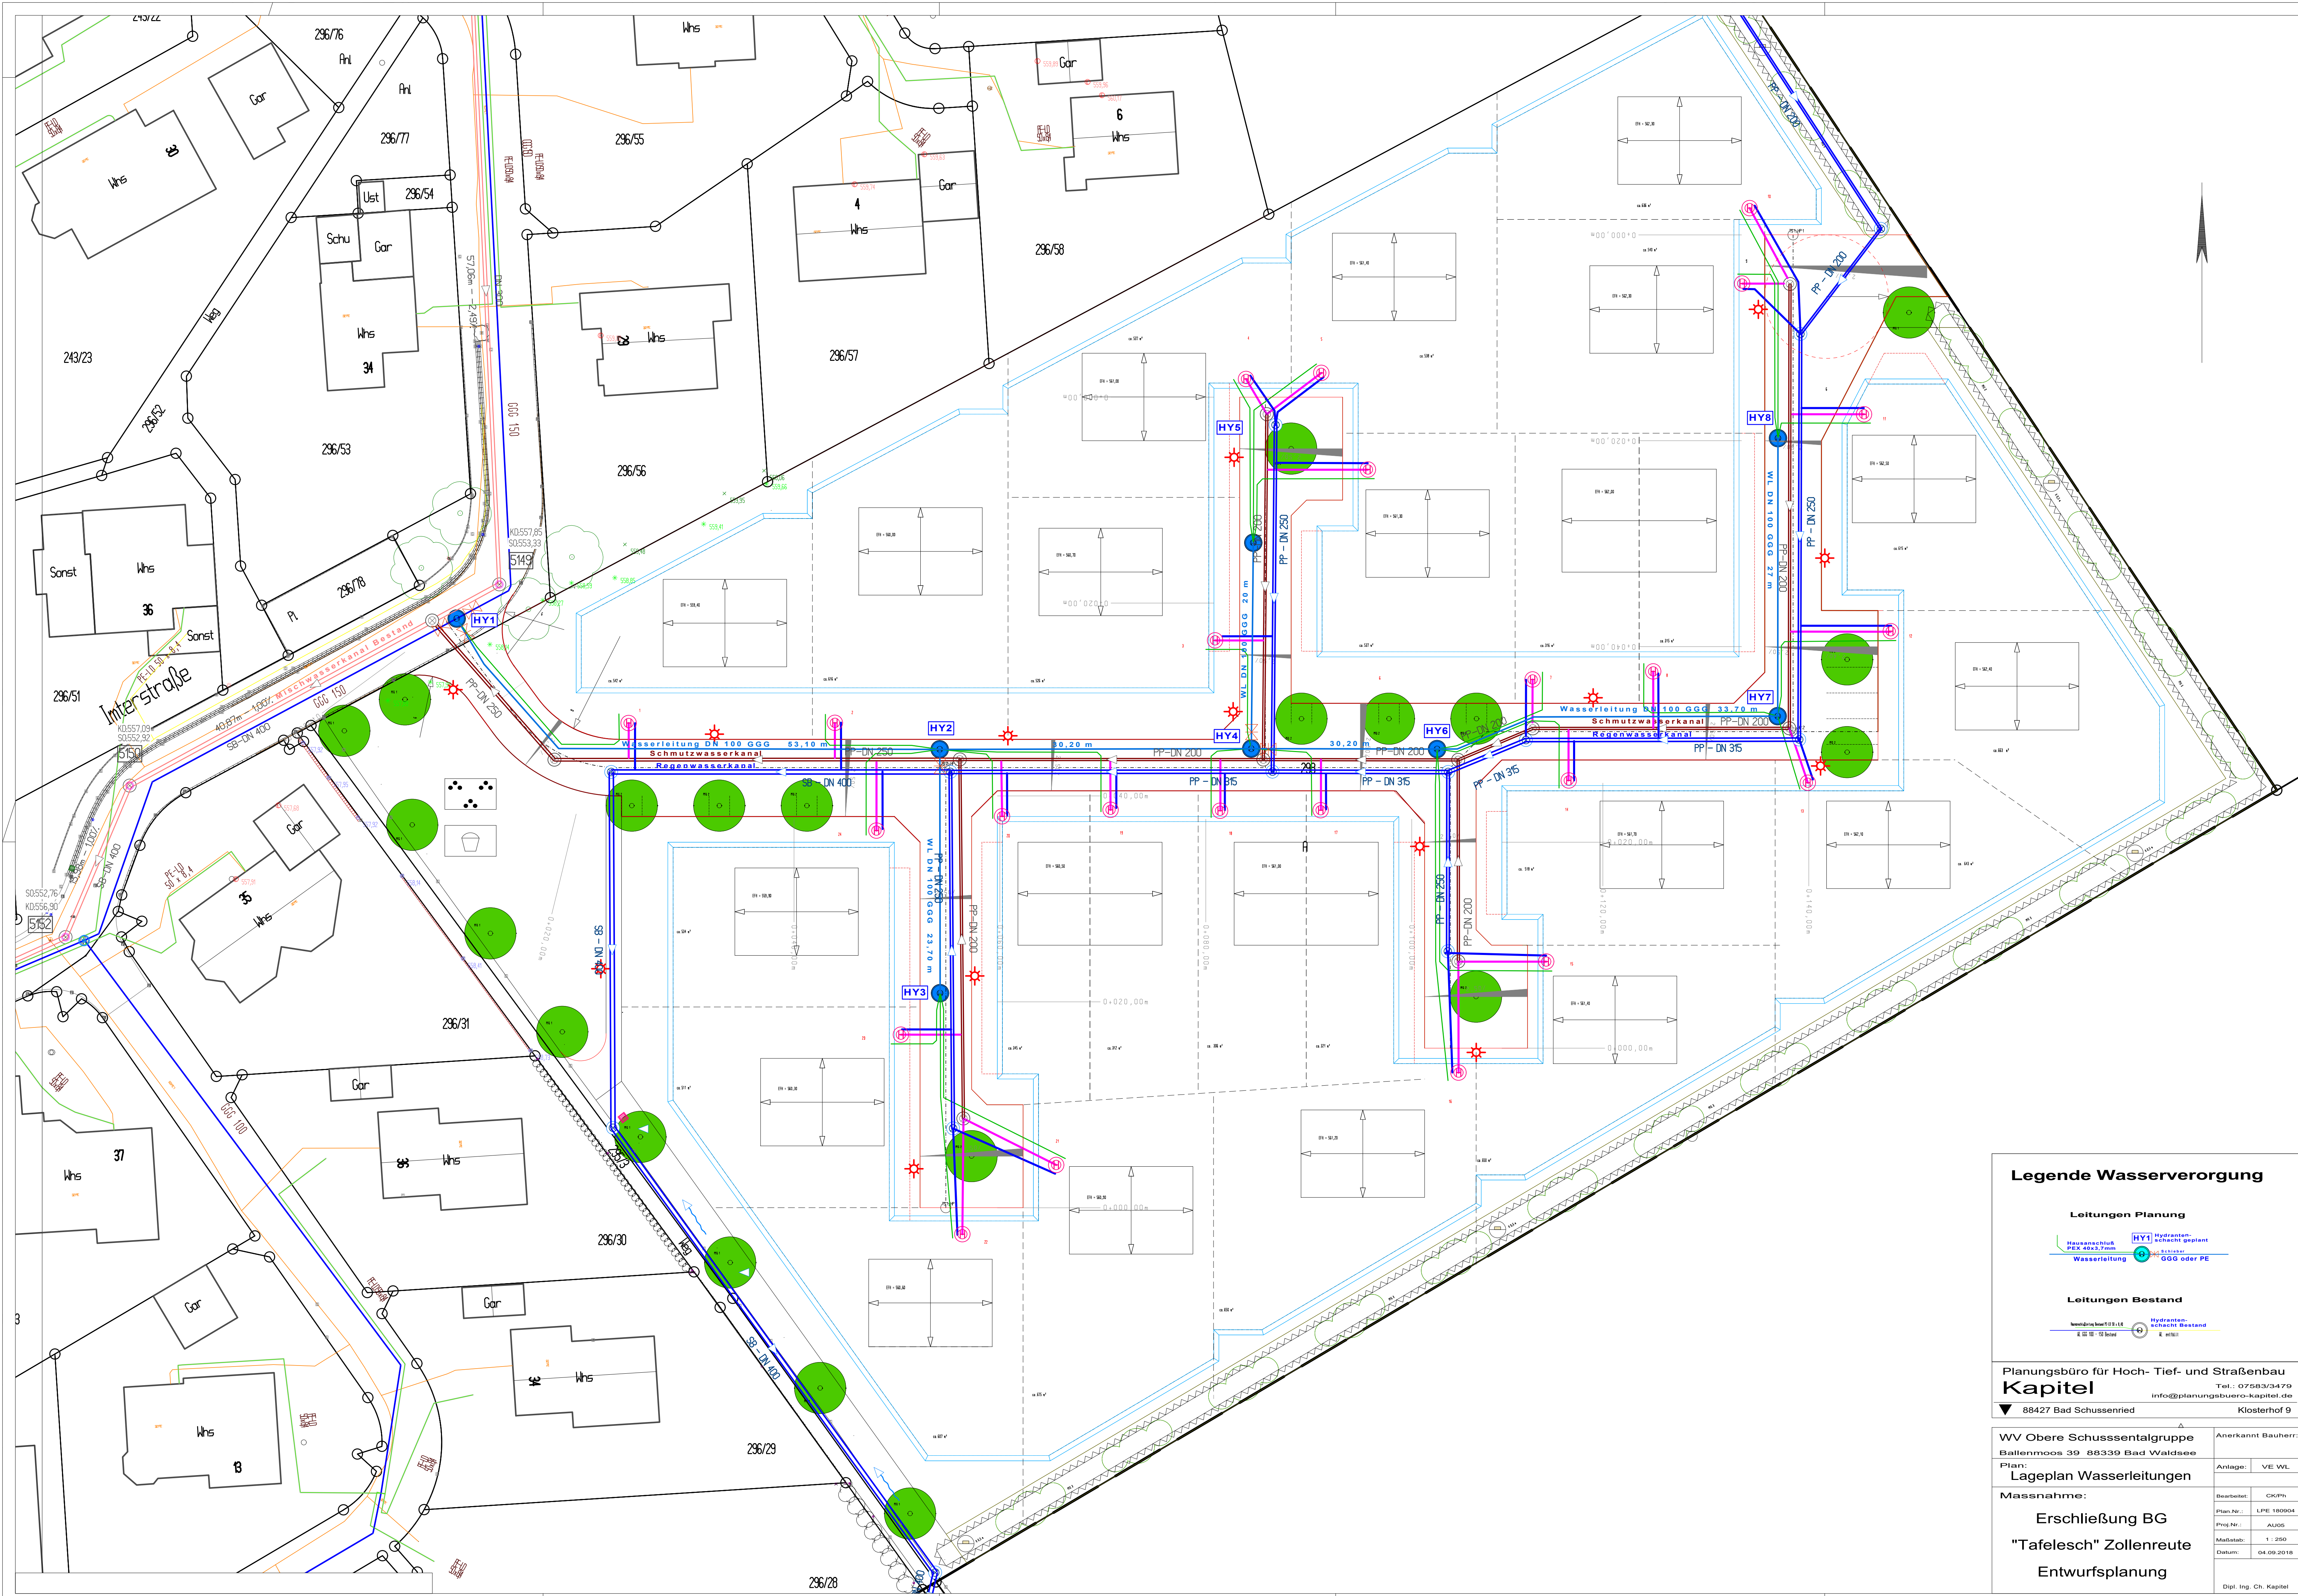

Legende Wasserverorgung

Leitungen Planung
Hausanschluss
Wasserleitung
[HY1] Hydranten-
schacht geplant
[GGG] GGG oder PE

Leitungen Bestand
Hausanschluss
Wasserleitung
[HY1] Hydranten-
schacht geplant
[GGG] GGG oder PE

Planungsbüro für Hoch- Tief- und Straßenbau
Kapitel
Tel.: 07583/3479
info@planungsbuero-kapitel.de
88427 Bad Schussenried
Klosterhof 9

WV Obere Schussentalgruppe
Ballenmoos 39 88339 Bad Waidsee
Plan:
Lageplan Wasserleitungen
Massnahme:
Erschließung BG
"Tafelesch" Zollenreute
Entwurfsplanung

Anerkannt Bauherr:
Anlage: VE WL
Bearbeitet: CKP
Plan Nr.: LPE 180904
Proj. Nr.: AUG05
Maßstab: 1 : 250
Datum: 04.09.2018
Dipl. Ing. Ch. Kapitel